


# AMENAGEMENT DU LOCAL M 11 - BUREAUX

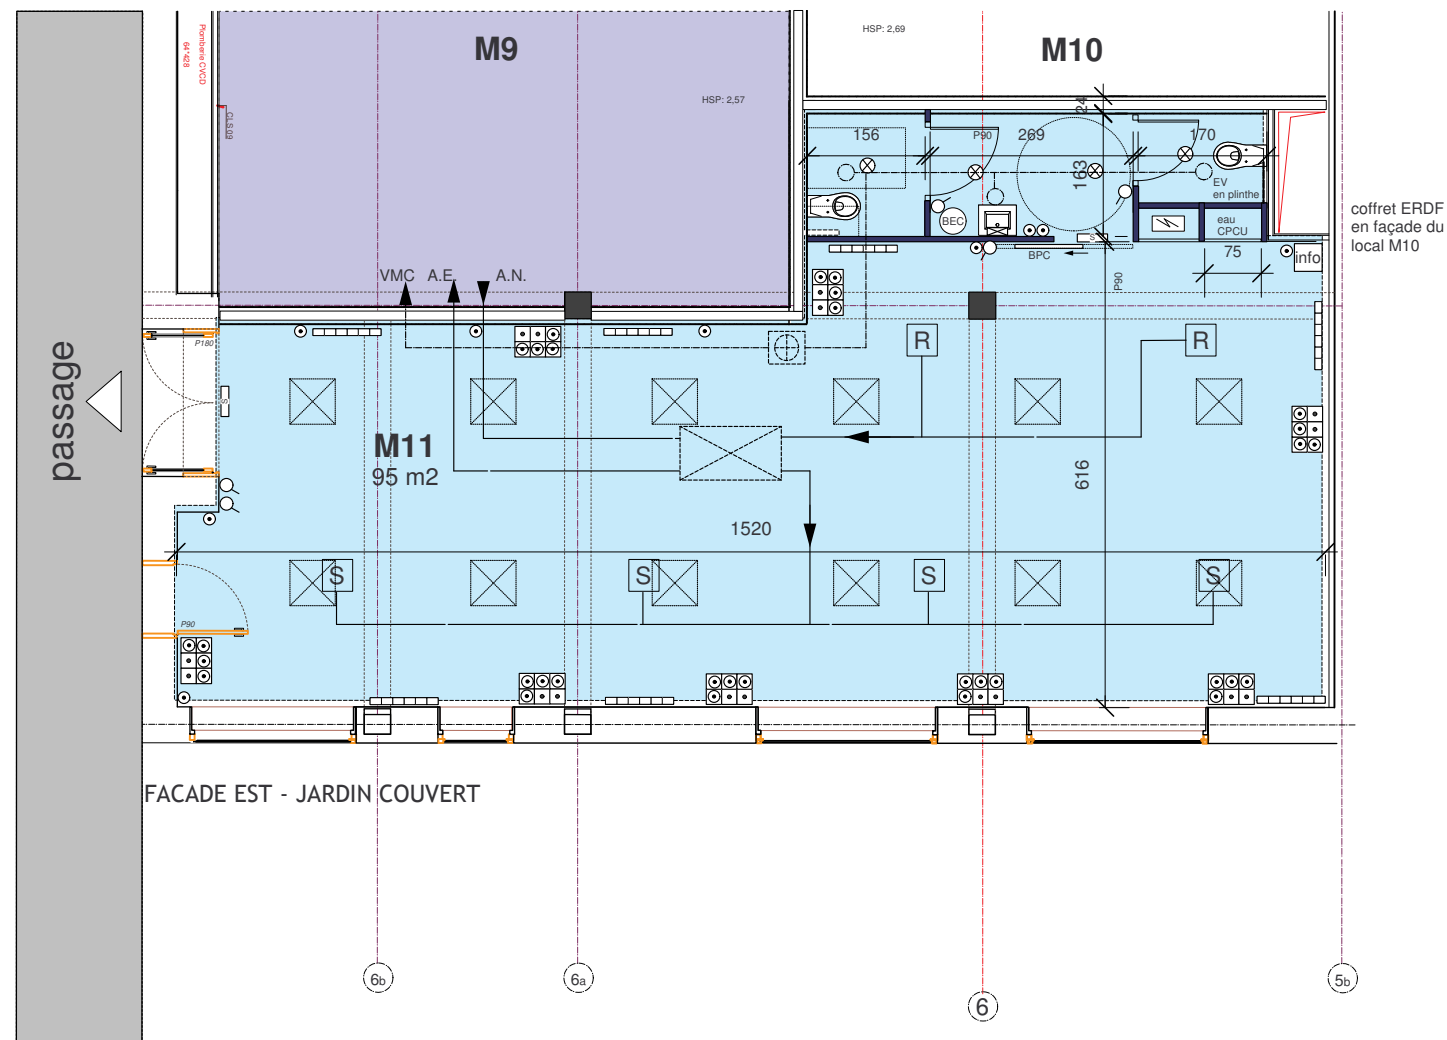

## LEGENDE

	PC		Cloisonnement en séparatif pans de bois et FERMACELL
	Inter SA		Cloisonnement intérieur en Placostil
	bloc secours		trappes en faux plafond
	luminaire 60x60 encastré		bloc bureau 4 PC + 2 RJ45
	plafonnier wc		mini baie informatique
	réglette en applique		

## CHAUFFAGE VENTILATION

emplacement indicatif des réseaux et matériels suivant plan de synthèse provisoire INEX - voir CCTP lot CV

	CTA double flux		reprise double flux
	extracteur VMC		soufflage double flux
			radiateur sur réseau CPCU unités à préciser suivant calcul

## PLANCHERS ET SOLS

Ragréage de finition avec décaissé de 2cm pour la zone bureaux  
Revêtement en carrelage dans les sanitaires

## CLOISONS

Cloisonnement en placostil pour deux sanitaires dont un avec accès PMR  
Dossieret en faïence au-dessus du lavabo avec miroir incorporé

## FAUX PLAFONDS

Faux plafond en dalles démontables de 60x60

## FINITIONS INTERIEURES

Mise en peinture des cloisons séparatives et intérieures avec une peinture dite écologique

## EQUIPEMENTS TECHNIQUES

Tableau électrique avec protections dans une gaine technique  
Coffret eau et CPCU  
Extraction VMC pour les sanitaires  
Groupe de ventilation double flux pour le local  
Radiateurs sur réseau CPCU

## PLOMBERIE

F.et P. de 2 wc dont 1 PMR, et d'un lavabo  
Alimentation eau chaude avec BEC  
Raccordements EF, EU, EV

## ELECTRICITE

Compteur tarif bleu  
Petit appareillage :  
8 blocs bureau 4 PC+2RJ45 - 1 mini baie informatique - 9 PC  
5 inter SA  
Eclairage :  
12 luminaires fluos encastrés 60x60  
4 hublots étanches et 1 réglette au-dessus du lavabo  
2 blocs secours et 1 alarme autonome de type 4  
Réseau FRANCE TELECOM - voir CCTP

0 1 2 3m

M11 - BUREAUX

HALLE PAJOL - PARIS 18e

DCE

CREATION DE LOCAUX COMMERCIAUX ET D'ACTIVITES EN REZ-DE-CHAUSSEE  
plan état projeté échelle : 1/100e

Date : mars 2012